



## RZUT WIĘŻBY

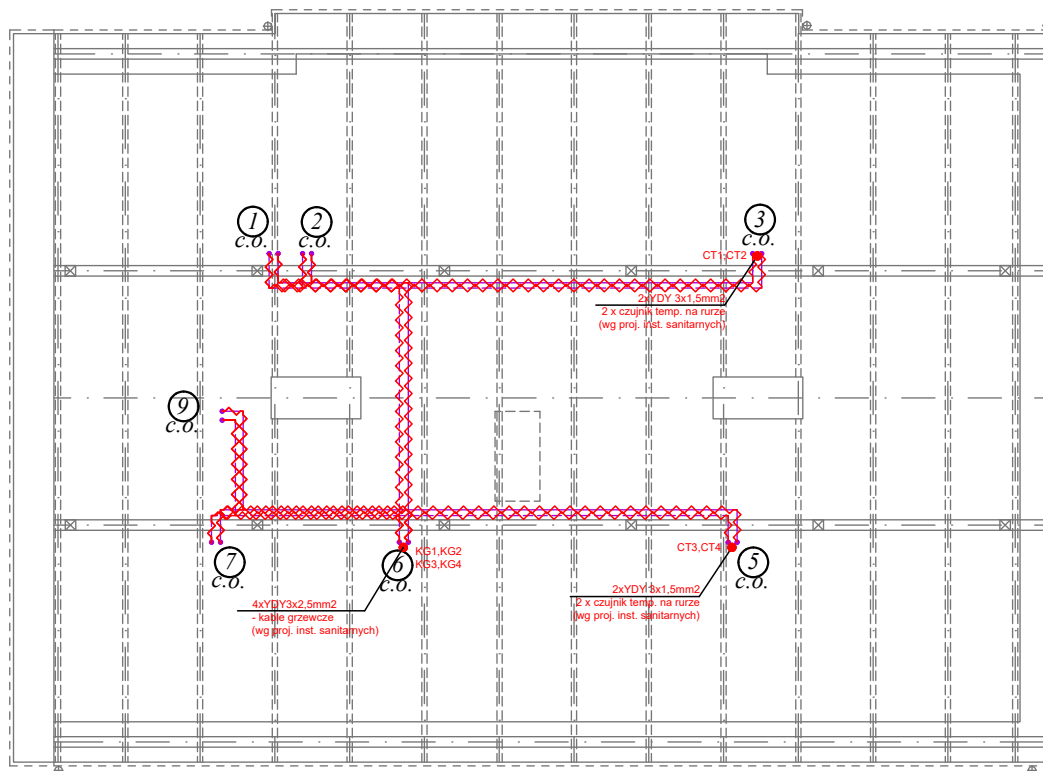

### schemat montażu ogrzewania inst. c.o.

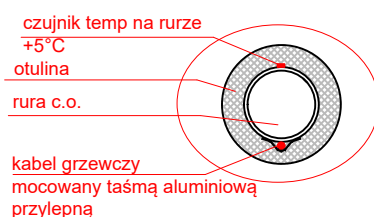

— CT czujnik temperatury na rurze  
(wg proj. inst. sanitarnych)

~~~~~ kabel grzewczy rury  
(wg proj. inst. sanitarnych)

----- instalacja co

STUDIO ARCHITEKTURY GAMMA sp. z o.o.  
ul. Opolska 15, 15-549 Białystok  
NIP: 9662091851; REGON: 0000503182  
tel. 531-901-470 KRS: 200843264  
e-mail: architekt.bialystok@gmail.com

#### TEMAT:

Roboty budowlane związane z remontem i rewitalizacją  
budynku mieszkalnego wielorodzinnego przy ulicy  
Jana Nałęcz 35  
w Nowym Dworze Mazowieckim

ADRES  
BUDOWY:

ul. Jana Nałęcz 35  
05-100 Nowy Dwór Mazowiecki  
działka nr ewid. 49/1  
obręb ewid. Nr. 0033, Naz. 8-07 Nowy Dwór Mazowiecki

INWESTOR:

Urząd Miejski w Nowym Dworze Mazowieckim  
ul. Zakroczyńska 30  
05-100 Nowy Dwór Mazowiecki

#### PRZEDMIOT RYSUNKU:

RZUT WIĘŻBY DACHOWEJ -  
INSTALACJE ELEKTRYCZNE

Nr rysunku:

**E-3**

#### STADIUM:

PROJEKT WYKONAWCZY

Skala:

1:100

|             | Specjalność: | Imię i nazwisko:                                          | Podpis:  |
|-------------|--------------|-----------------------------------------------------------|----------|
| Projektant: | Elektryczna  | mgr inż. Robert Grodzki<br>upr. bud. nr PDL/0101/POOE/06  |          |
| Sprawdził:  | Elektryczna  | mgr inż. Tomasz Surowiec<br>upr. bud. nr PDL/0074/POOE/07 |          |
| DATA:       |              | 01.08.2019r                                               | Nr str.: |