


Instalacja odgromowa

LEGENDA:

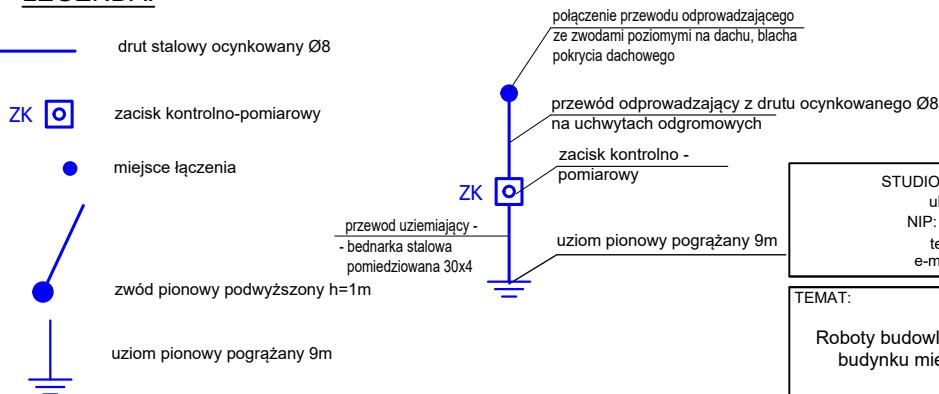

UWAGA!

- instalację odgromową wykonać drutem stalowym pomiedziowanym Ø8mm,
- jako naturalne zwody poziome wykorzystać pokrycie dachu blachą o grubości powyżej 0,5mm pod warunkiem ciągłości galwanicznej,
- naturalne elementy zwodów powinny charakteryzować się trwałą ciągłością elektryczną pomiędzy różnymi ich częściami,
- przewody odprowadzające instalacji odgromowej stanowią zwody pionowe, wykonane drutem stalowym ocynkowanym Ø8mm, na uchwytach odgromowych,
- przewody odprowadzające połączyć z uziemieniem poprzez zaciski kontrolne,
- w przypadku rynien, rur i innych elementów przewodzących należy przyłączyć do instalacji odgromowej za pomocą drutu pomiedziwanego o średnicy Ø8mm,
- elementy przewodzące, znajdujące się na dachu należy chronić przed bezpośrednimi wyładowaniami atmosferycznymi zwodami pionowymi, podwyższonymi l=1m i masztami odgromowymi, podłączonymi do instalacji odgromowej,
- wartość rezystancji uziemienia powinna być mniejsza niż 10 Ohm,
- do uziemienia instalacji odgromowej należy wykonać uziom pionowy pograżany 9m,
- wszystkie prace należy wykonać zgodnie z obowiązującymi normami oraz przepisami.

STUDIO ARCHITEKTURY GAMMA sp. z o.o.
ul. Opolska 15, 15-549 Białystok
NIP: 9662091851; REGON: 0000503182
tel. 531-901-470 KRS: 200843264
e-mail: architekt.bialystok@gmail.com

TEMAT:

Roboty budowlane związane z remontem i rewitalizacją budynku mieszkalnego wielorodzinnego przy ulicy Jana Nałęcz 28 w Nowym Dworze Mazowieckim

ADRES BUDOWY:

ul. Jana Nałęcz 28
05-100 Nowy Dwór Mazowiecki
działka nr ewid. 49/1
obręb ewid. Nr. 0033, Naz. 8-07/Nowy Dwór Mazowiecki

INWESTOR:

Urząd Miejski w Nowym Dworze Mazowieckim
ul. Zakroczymska 30
05-100 Nowy Dwór Mazowiecki

PRZEDMIOT RYSUNKU:

RZUT DACHU -
INSTALACJA ODGROMOWA

Nr rysunku:

E-4

STADIUM:

PROJEKT WYKONAWCZY

Skala:

1:100

	Specjalność:	Imię i nazwisko:	Podpis:
Projektant:	Elektryczna	mgr inż. Robert Grodzki upr. bud. nr PDL/0101/POOE/06	
Sprawdził:	Elektryczna	mgr inż. Tomasz Surowiec upr. bud. nr PDL/0074/POOE/07	
DATA:		01.08.2019r	Nr str.: