



LEGENDA:

- UWAGA!
- instalację odgromową wykonać drutem stalowym pomiedziowanym Ø8mm,
 - jako naturalne zwody poziome wykorzystać pokrycie dachu blachą o grubości powyżej 0,5mm pod warunkiem ciągłości galwanicznej,
 - naturalne elementy zwodów powinny charakteryzować się trwałą ciągłością elektryczną pomiędzy różnymi ich częściami,
 - przewody odprowadzające instalacji odgromowej stanowią zwody pionowe, wykonane drutem stalowym ocynkowanym Ø8mm, na uchwytych odgromowych,
 - przewody odprowadzające połączyć z uziemieniem poprzez zaciski kontrolne,
 - w przypadku rynien, rur i innych elementów przewodzących należy przyłączyć do instalacji odgromowej za pomocą drutu pomiedziwanego o średnicy Ø8mm,
 - elementy przewodzące, znajdujące się na dachu należy chronić przed bezpośrednimi wyładowaniami atmosferycznymi zwodami pionowymi, podwyższonymi l=1m i masztami odgromowymi, podłączonymi do instalacji odgromowej,
 - wartość rezystancji uziemienia powinna być mniejsza niż 10 Ohm,
 - do uziemienia instalacji odgromowej należy wykonać uziom pionowy pograżany 9m,
 - wszystkie prace należy wykonać zgodnie z obowiązującymi normami oraz przepisami.

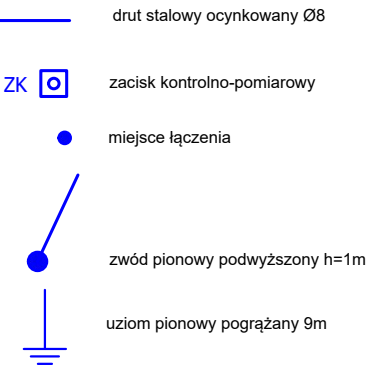

Instalacja odgromowa

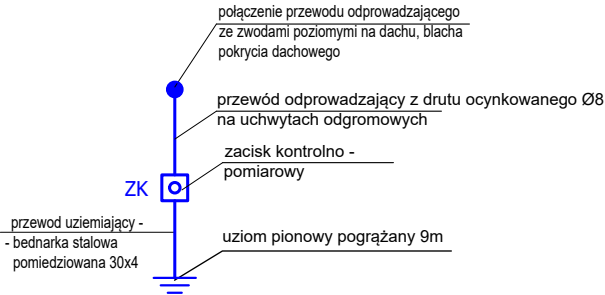

STUDIO ARCHITEKTURY GAMMA sp. z o.o. ul. Opolska 15, 15-549 Białystok NIP: 9662091851; REGON:0000503182 tel. 531-901-470 KRS:200843264 e-mail: architekt.bialystok@gmail.com		
TEMAT: Roboty budowlane związane z remontem i rewitalizacją budynku mieszkalnego wielorodzinnego przy ulicy Warszawska 12 w Nowym Dworze Mazowieckim		
ADRES BUDOWY:	ul. Warszawska 12 05-100 Nowy Dwór Mazowiecki działka nr ewid. 18/2 obręb ewid. Nr. 0027, Naz. 8-01 Nowy Dwór Mazowiecki	
INWESTOR:	Urząd Miejski w Nowym Dworze Mazowieckim ul. Zakroczymska 30 05-100 Nowy Dwór Mazowiecki	
PRZEDMIOT RYSUNKU: RZUT DACHU - INSTALACJA ODGROMOWA		Nr rysunku: E-5
STADIUM:	PROJEKT WYKONAWCZY	
		Skala: 1:100
	Specjalność:	Imię i nazwisko:
Projektant:	Elektryczna	mgr inż. Robert Grodzki upr. bud. nr PDL/0101/POOE/06
Sprawdził:	Elektryczna	mgr inż. Tomasz Surowiec upr. bud. nr PDL/0074/POOE/07
DATA:	01.08.2019r	
		Nr str.: